




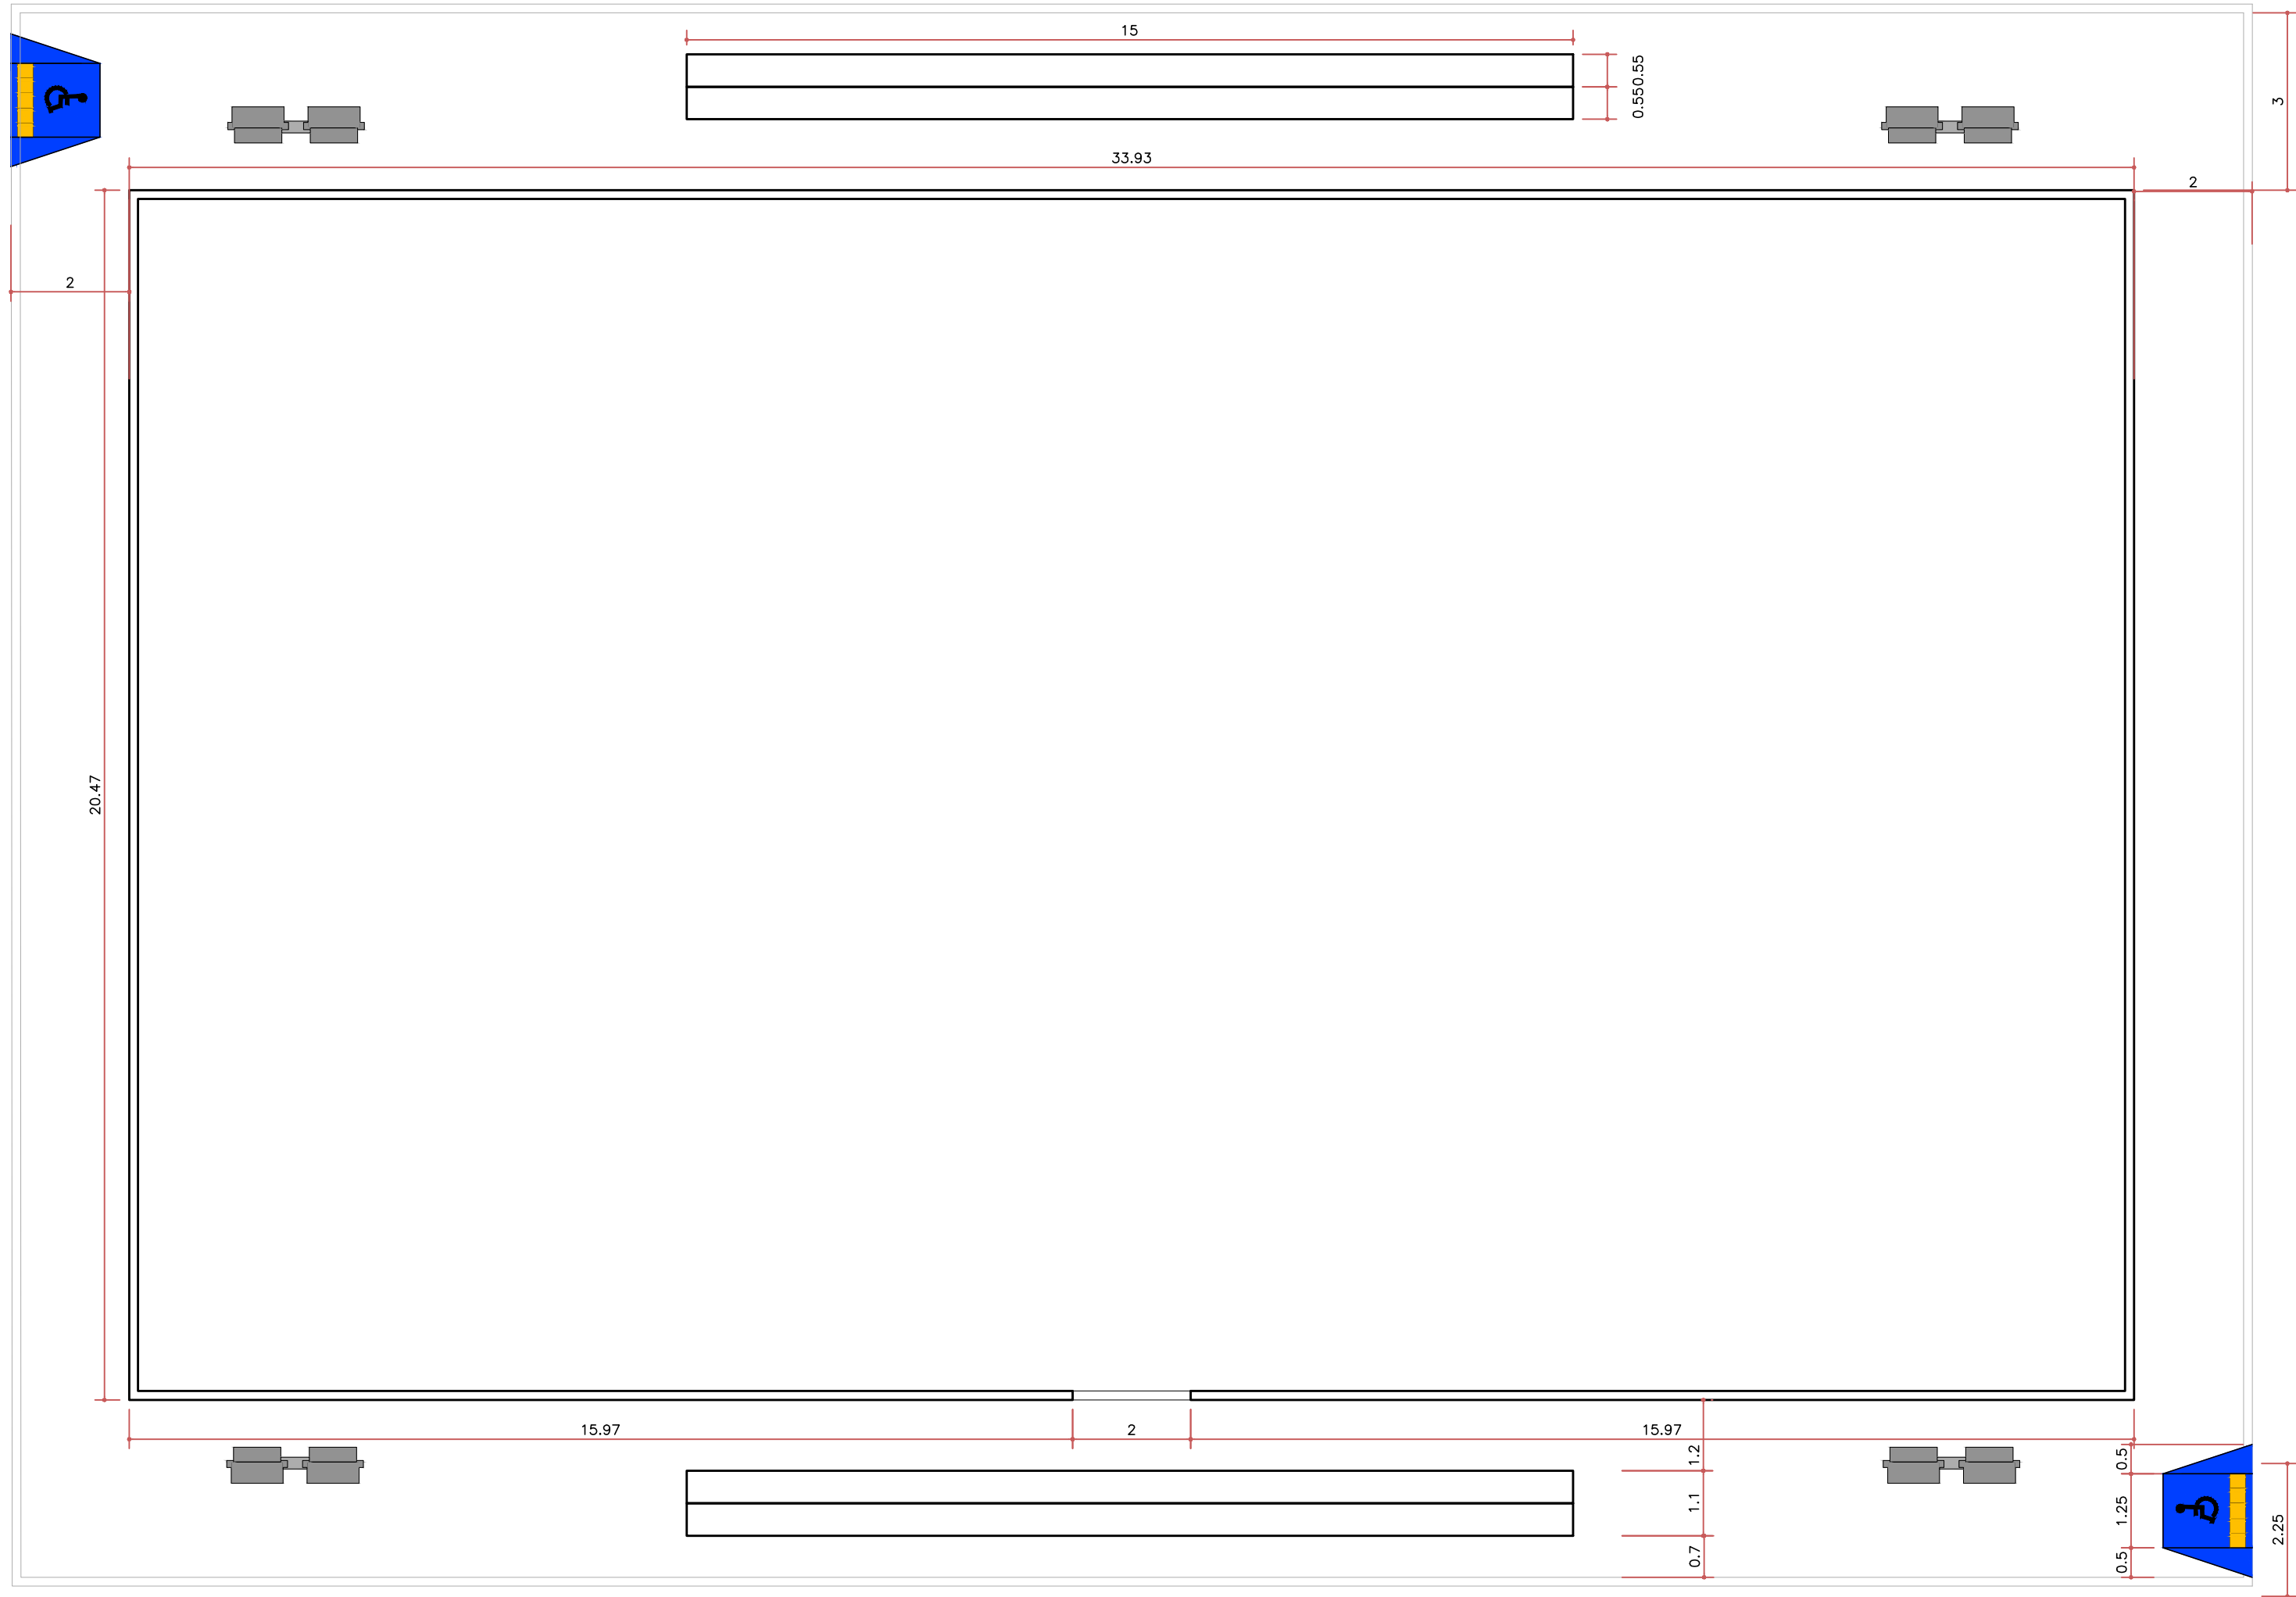


PLANTA BAIXA
ESCALA - 1/100

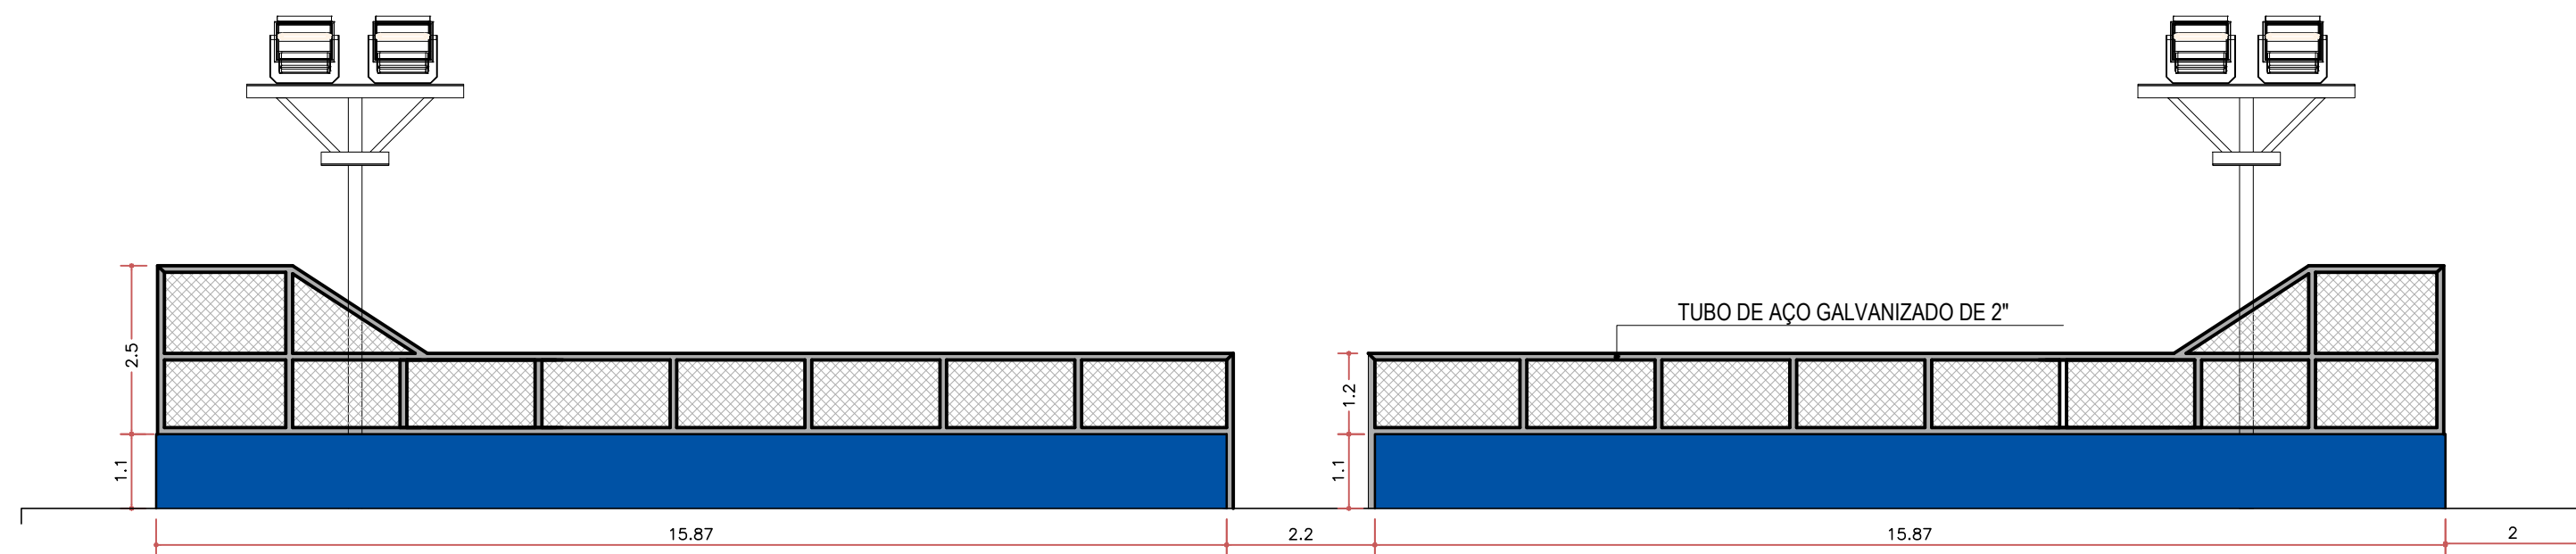


CORTE: B.B.'
ESCALA - 1/100

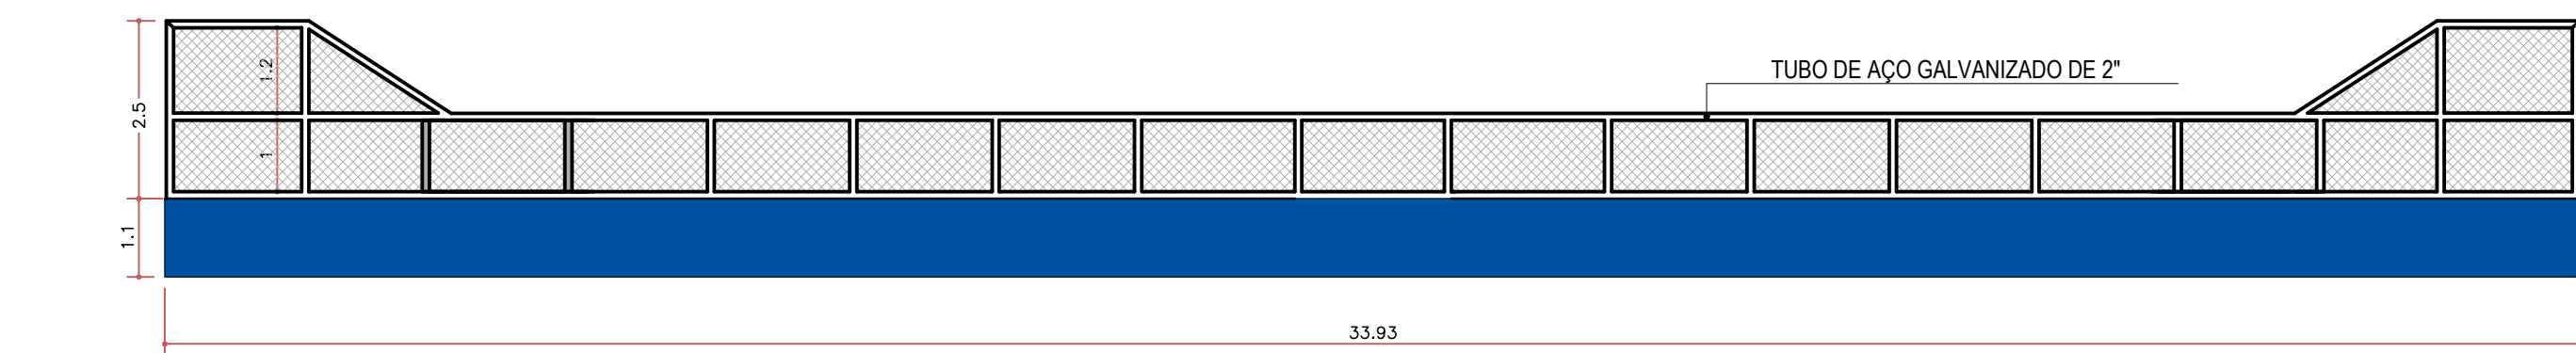


CORTE: B.B.'
ESCALA - 1/100

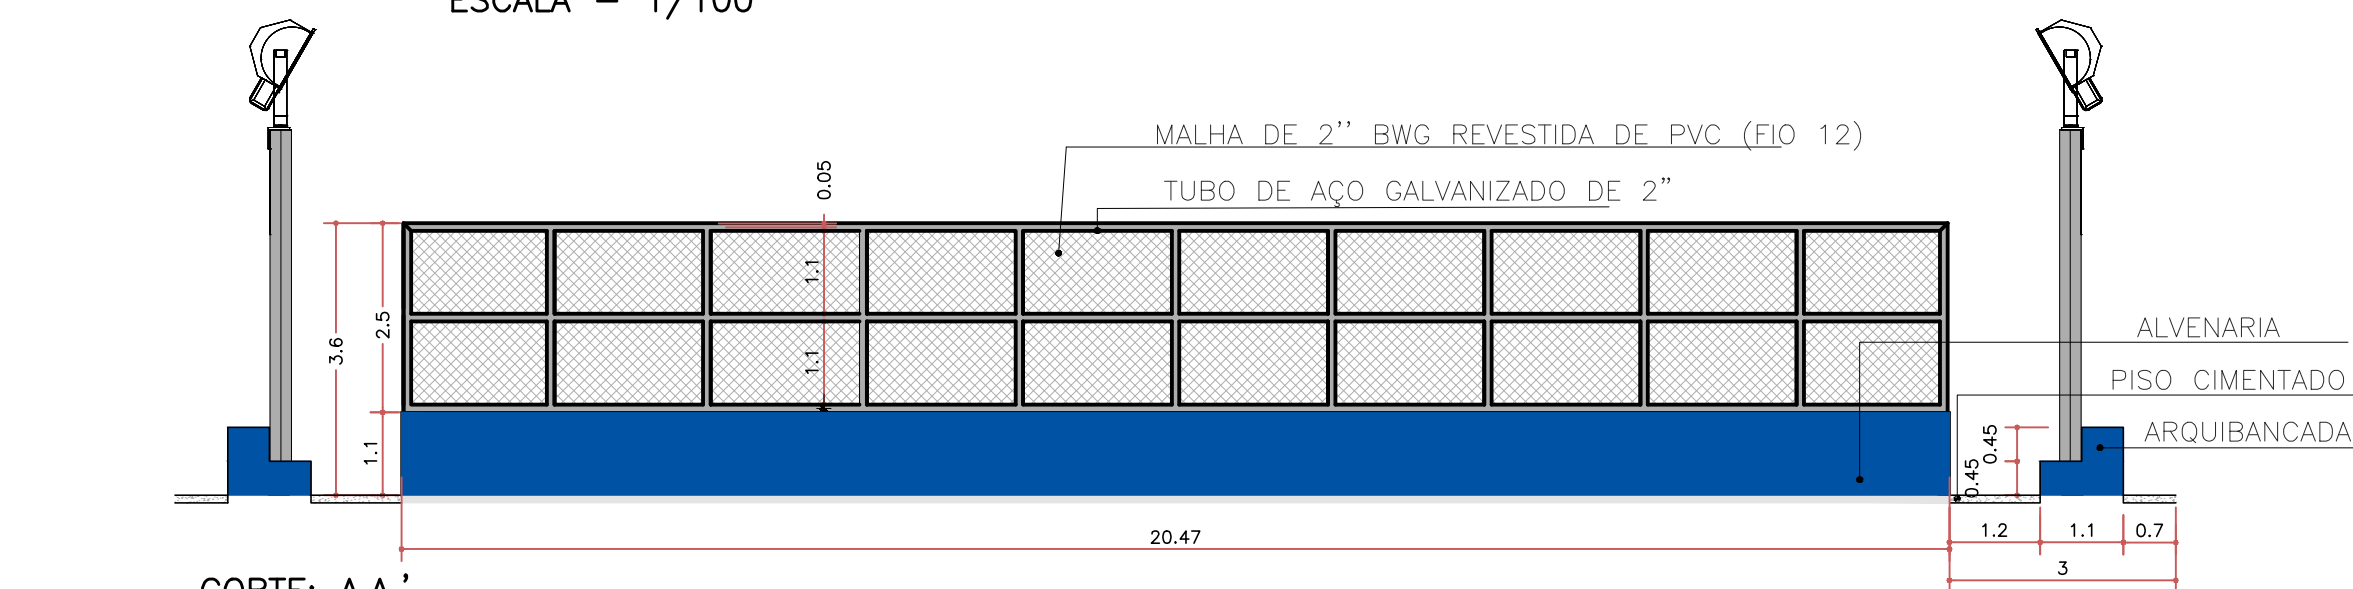


CORTE: A.A.'
ESCALA - 1/100

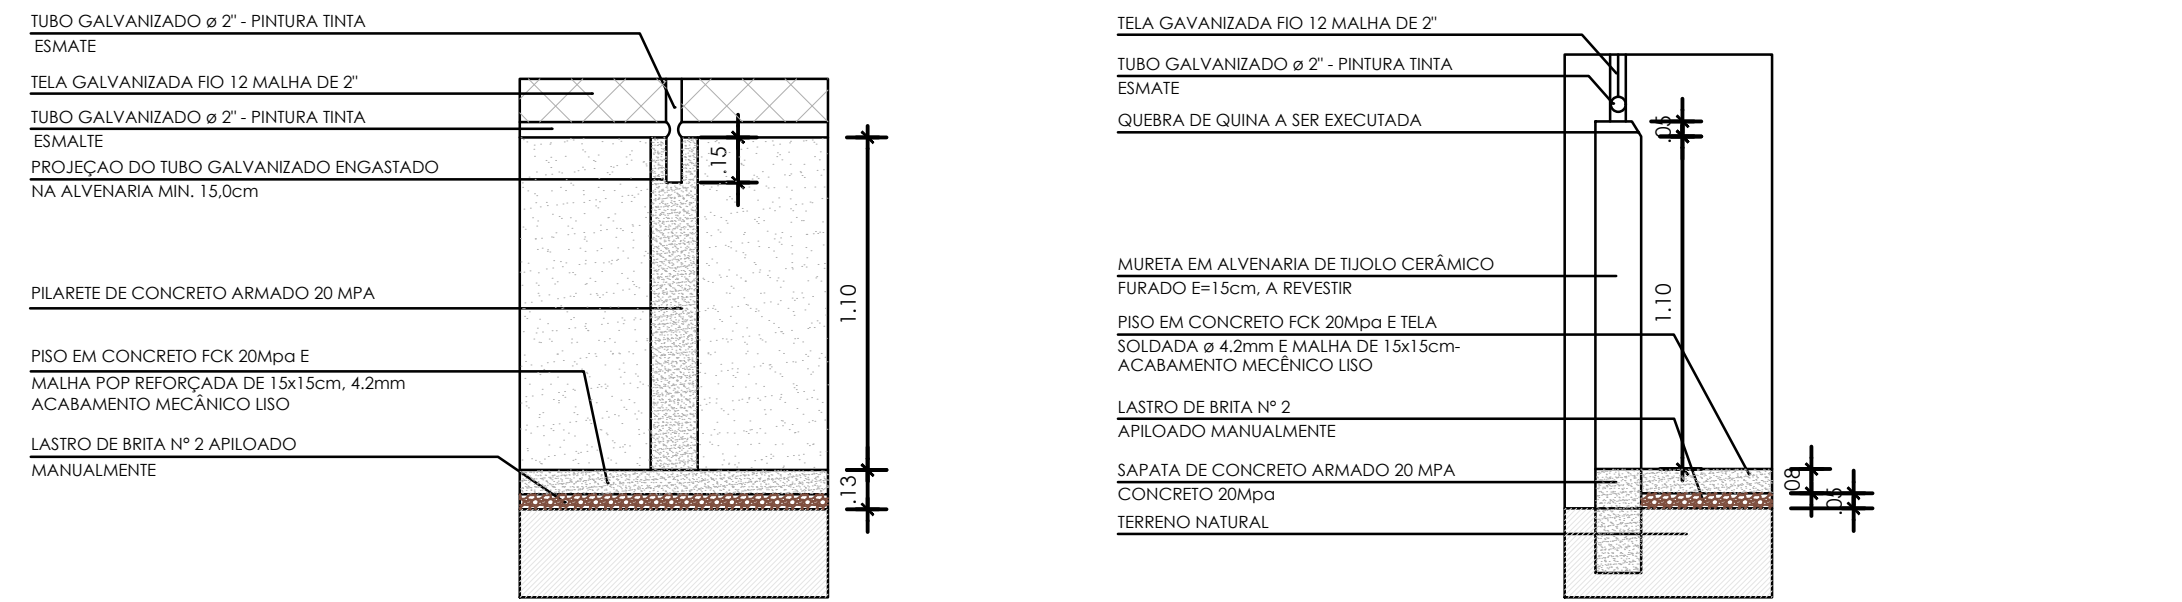


DETALHES CONSTRUTIVOS
ESCALA - 1/25

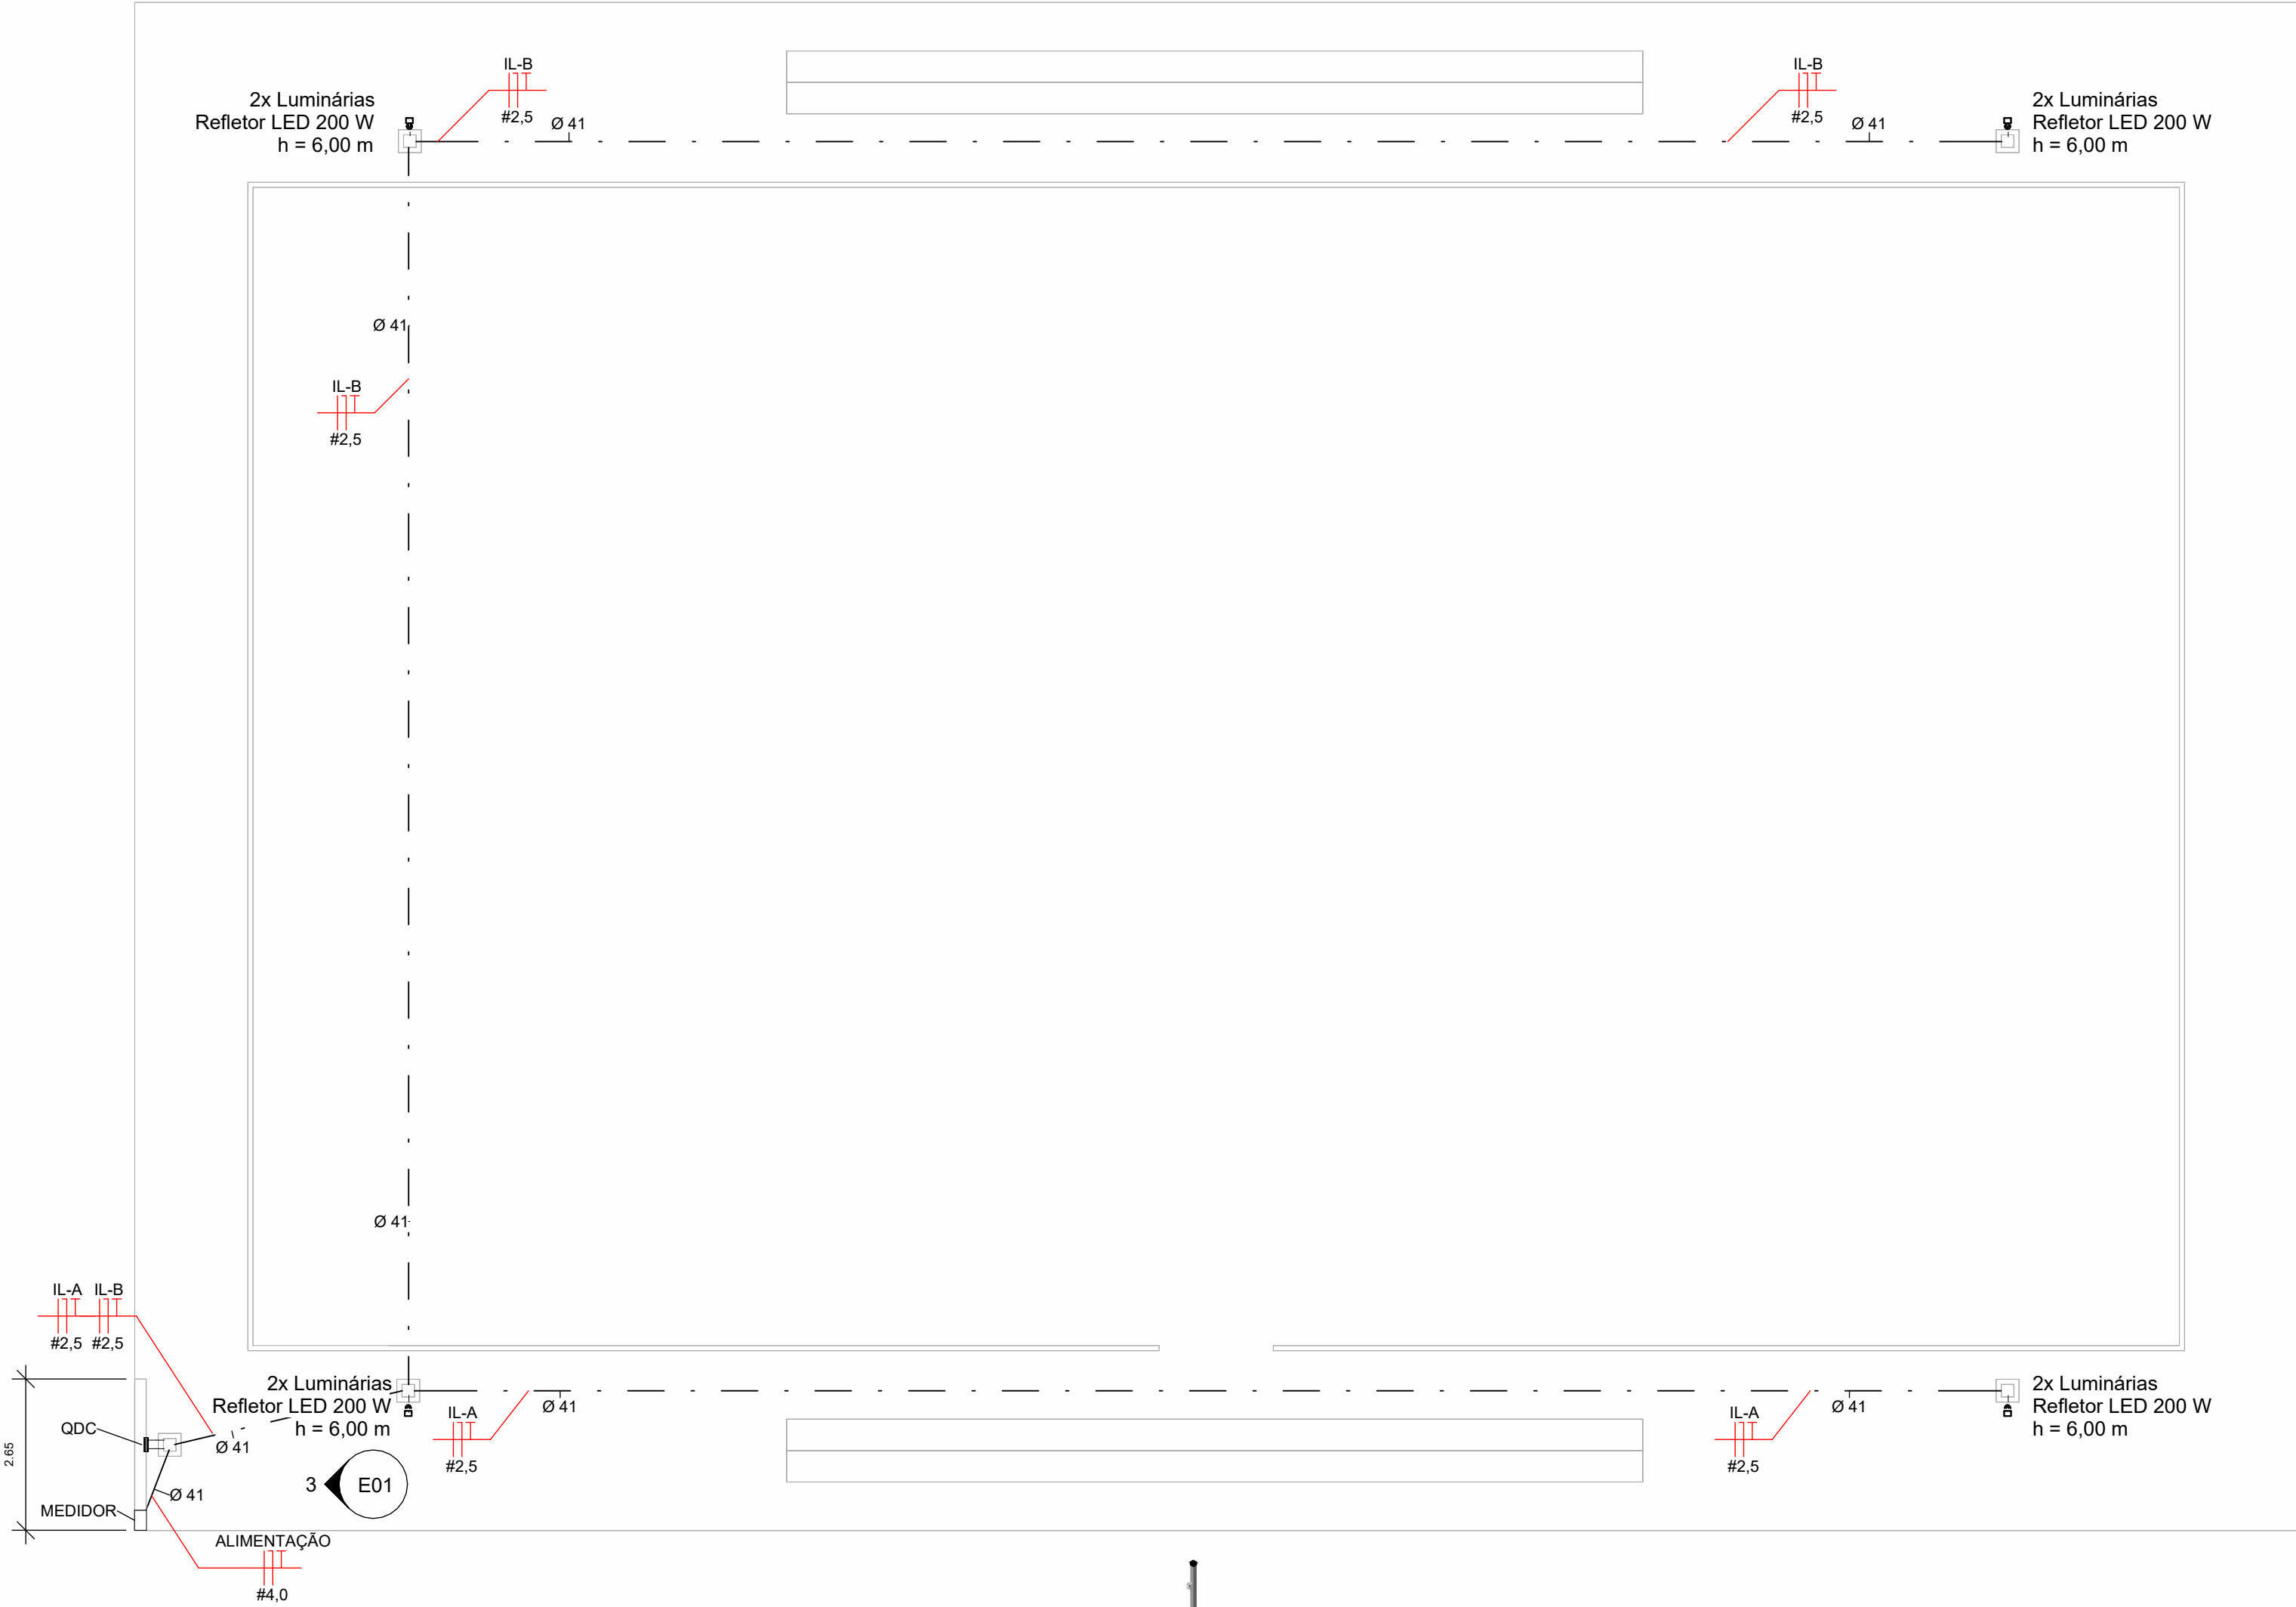

1 Planta Baixa
1 : 100

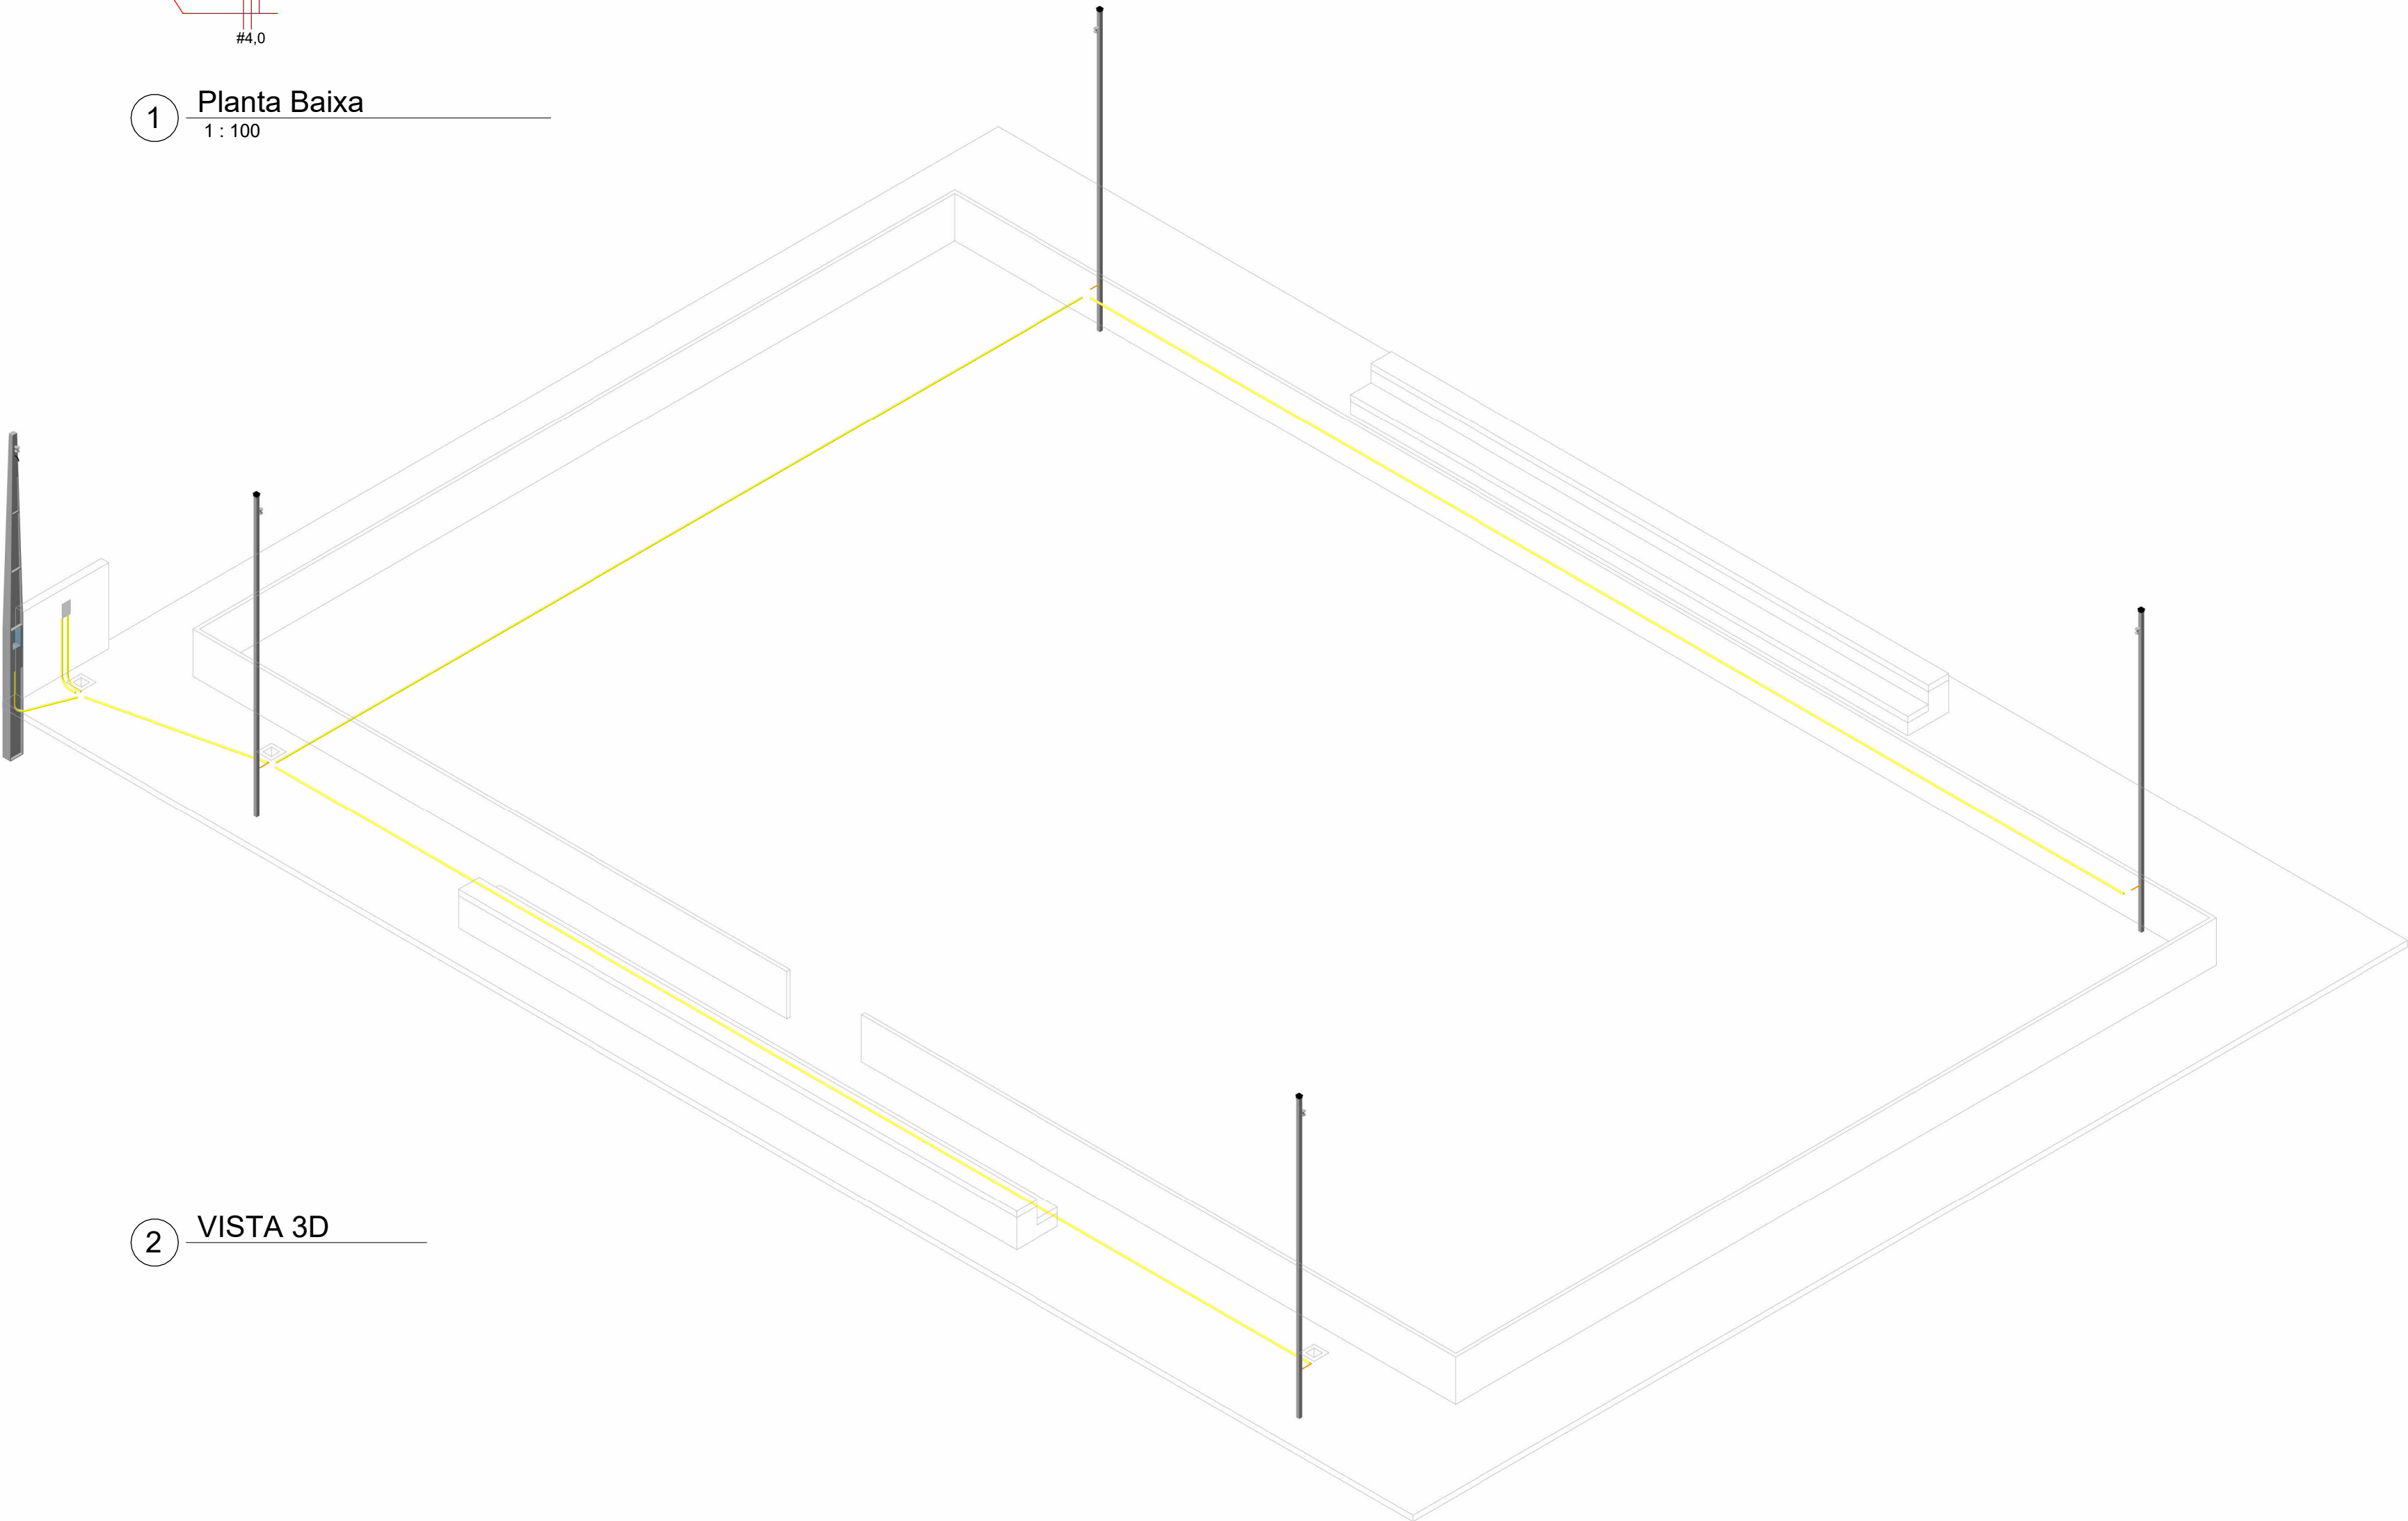

2 VISTA 3D

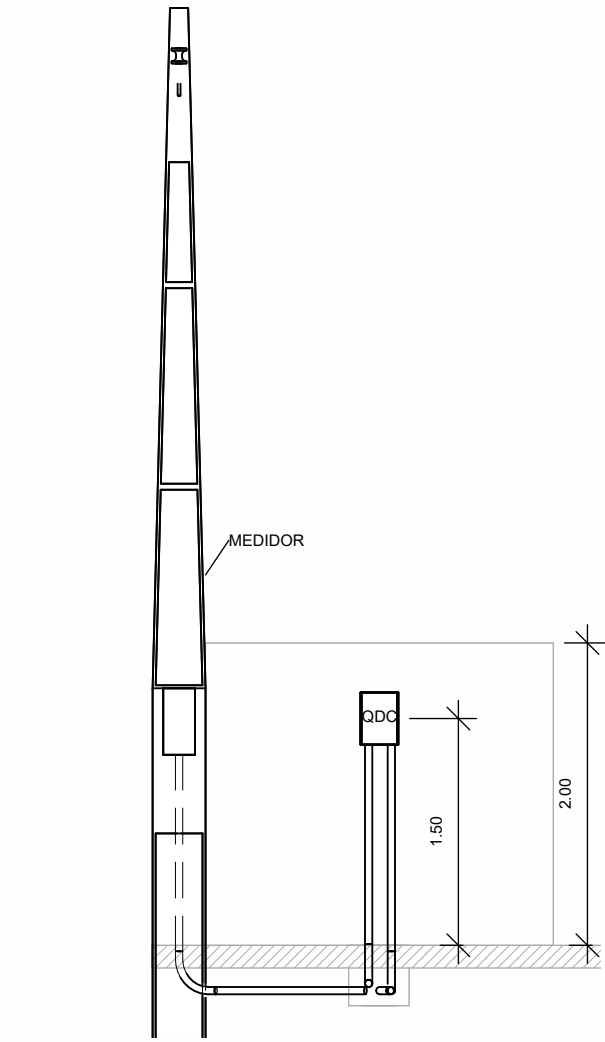

3 Elevação - Medidor e QDC
1 : 50

Painel: QDC

Localização:

Fornecimento de: MEDIDOR

Montagem: EMBUTIR

Tensão de entrada: 220V MONOFÁSICO

Nº Fases: 1

Nº Fiação: 2

Tipo de rede elétrica:

Disjuntor de entrada: 20 A

Corrente de entrada: 11 A

Observações:

CKT	Descrição do circuito	Nº Fase	Quadro	Disjuntor	Carga	Remarções
1	Iluminação - IL-A	1	400 A	16 A	800 VA	
2	Iluminação - IL-B	1	400 A	16 A	800 VA	
3	CIRCUITO RESERVA	1	400 A	10 A	800 VA	
4						
5						
6						
7						
8						
9						
10						
11						
12						
13						
14						
15						
16						
					Carga total :	2400 VA
					Corrente total:	11 A

Legenda:

Classificação de carga	Carga instalada	Fator de demanda	Carga estimada	Totais do painel	
Reposição	800 VA	100.00%	800 VA		
Iluminação	1600 VA	86.00%	1376 VA	Carga instalada:	2400 VA
				Carga estimada:	2176 VA
				Corrente instalada:	11 A
				Corrente estimada:	10 A

Observações:

CARIMBOS



MINISTÉRIO DA INTEGRAÇÃO E DO DESENVOLVIMENTO REGIONAL
COMPANHIA DE DESENVOLVIMENTO DOS VALES DO SÃO FRANCISCO E DO PARNAÍBA
2ª SUPERINTENDÊNCIA REGIONAL - BOM JESUS DA LAPA

TÍTULO
Construção de 01 (um) Pátio para múltiplos usos
PROJETO

Projeto de instalações elétricas - Planta Baixa e Detalhes

DATA
05/2026

ESCALA
Como indicado

TRABALHO DESENVOLVIDO POR


RESPONSÁVEL TÉCNICO

PRANCHA





Jean Michel Castro Silva Cardoso
Engenheiro Civil
CREA BA 052321535-5

E01

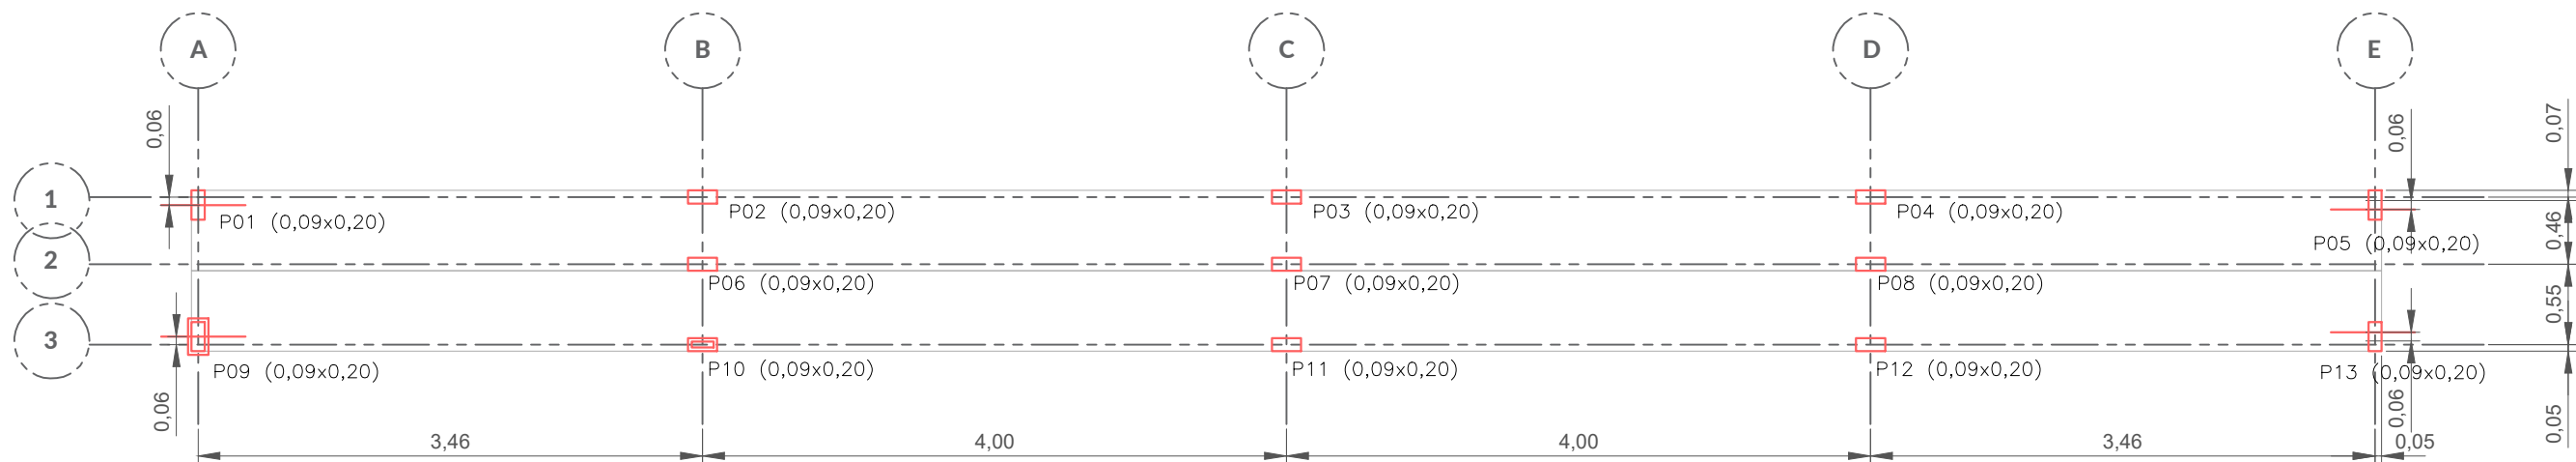


LOCAÇÃO DE PILARES
ESC. 1:50


2º patamar
1º patamar
nível fundação

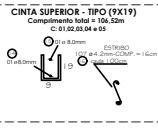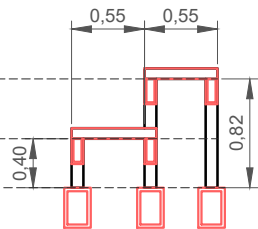


DETALHES CONSTRUTIVOS
SEM ESCALA

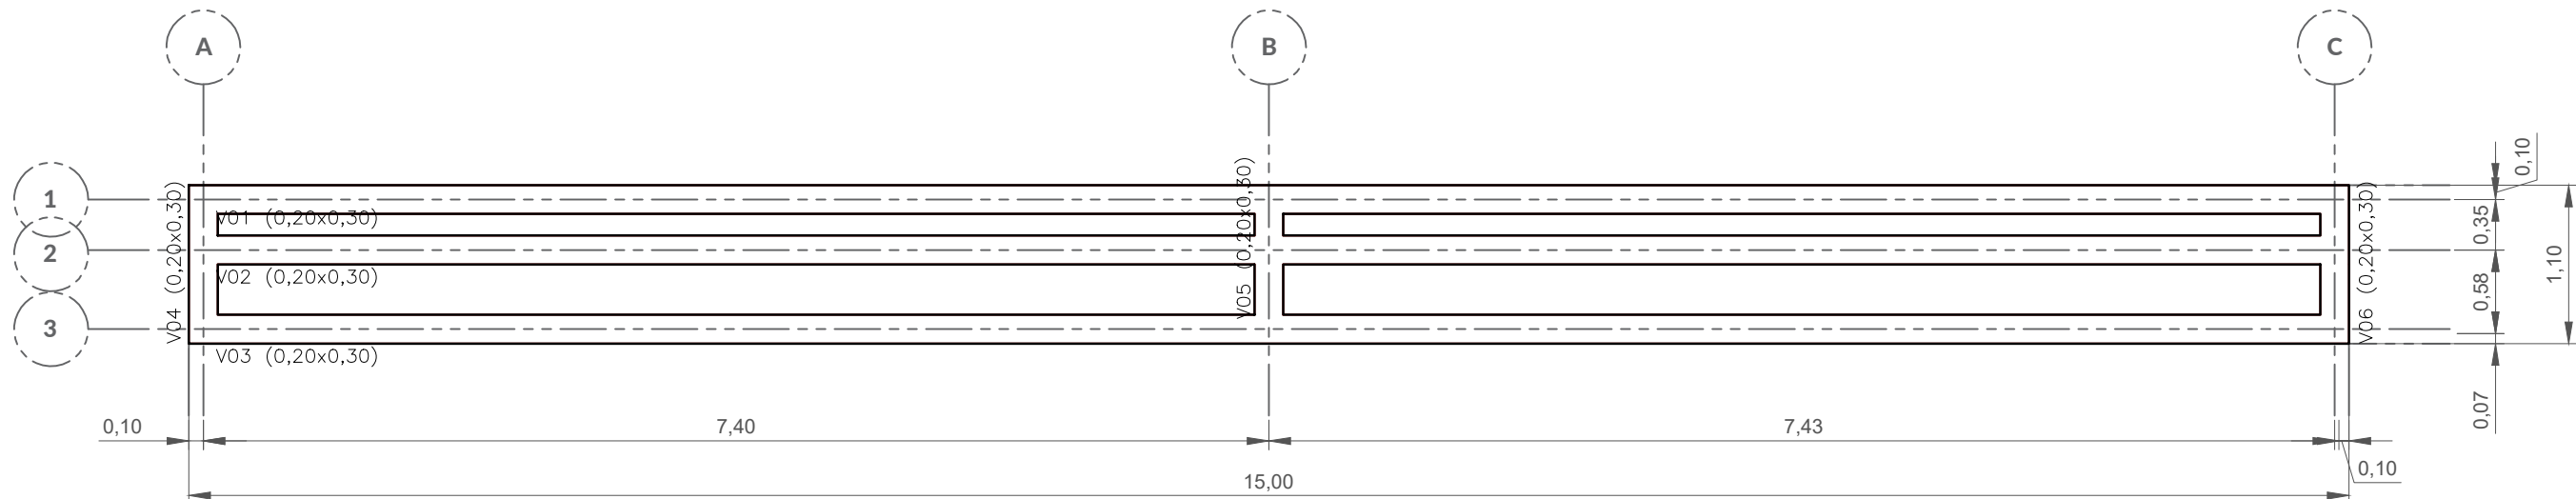

VIGAS DE FUNDAÇÃO
ESC. 1:50

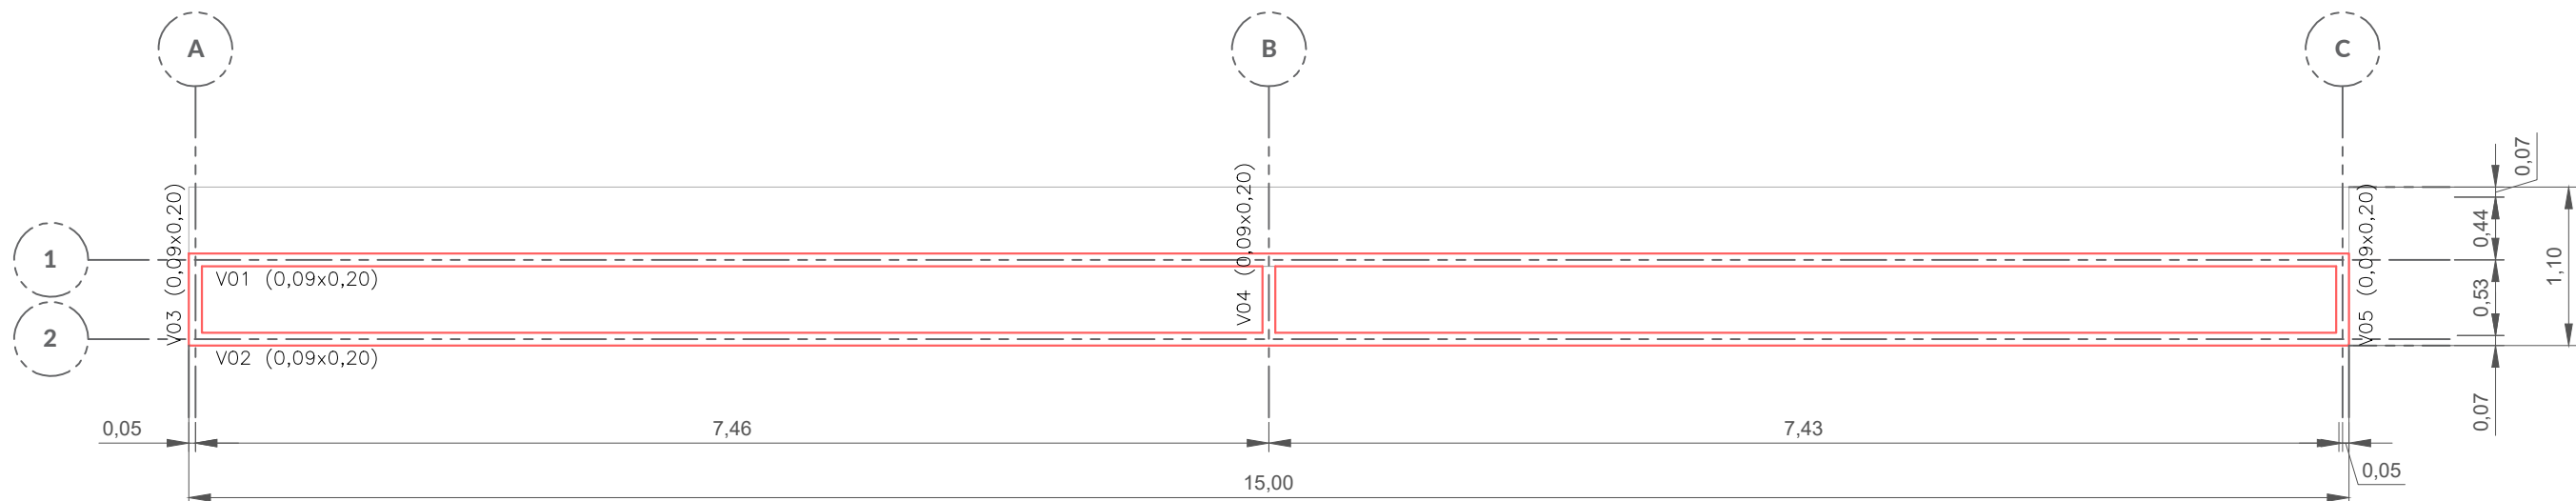

VIGAS 1º PATAMAR
ESC. 1:50

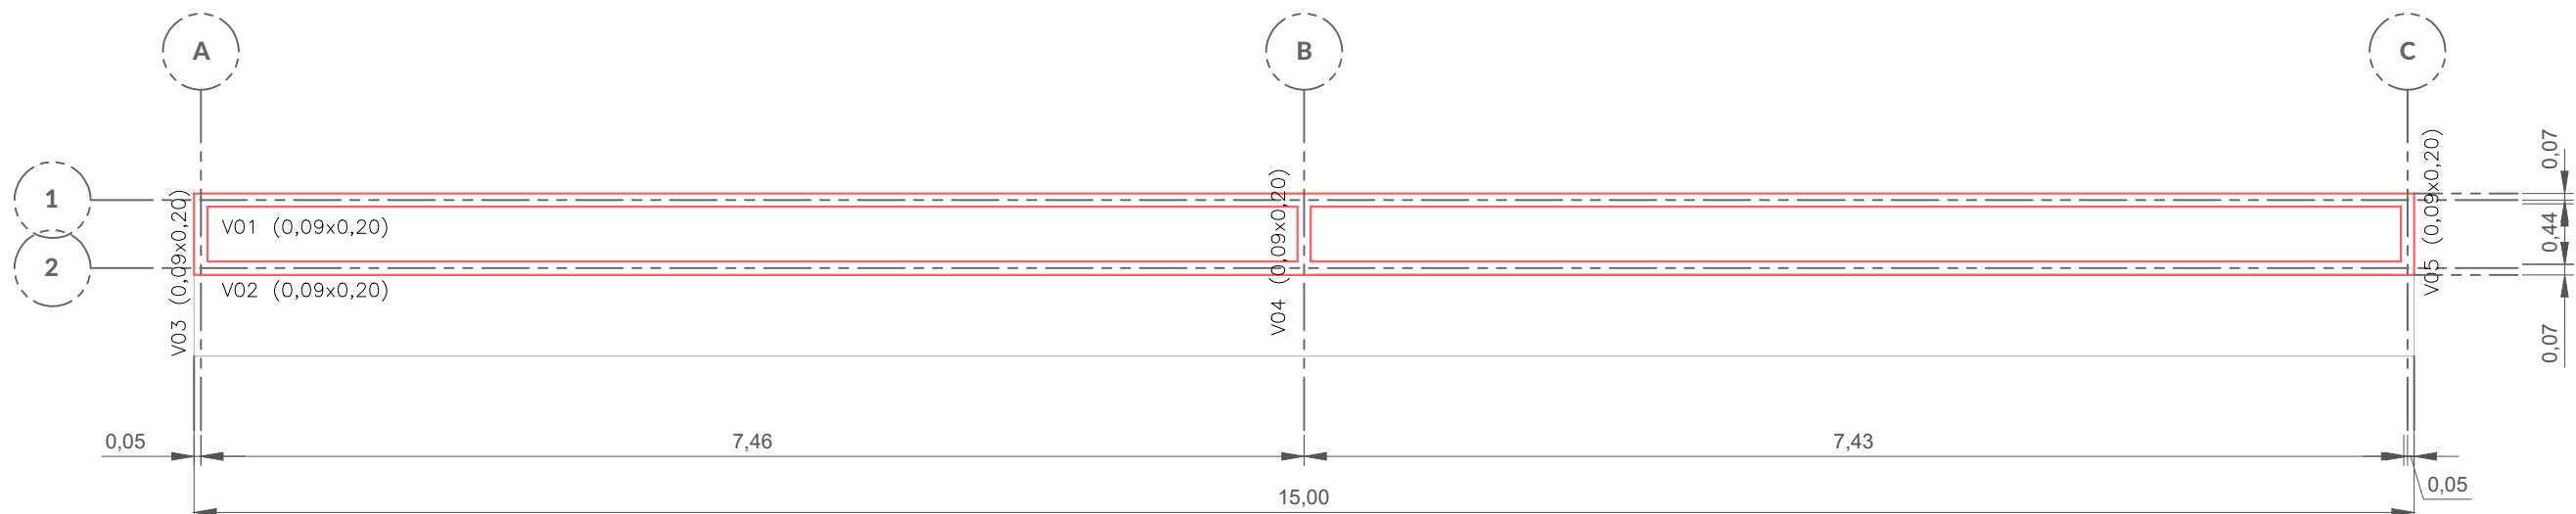

VIGAS 1º PATAMAR
ESC. 1:50



MINISTÉRIO DA INTEGRAÇÃO E DO DESENVOLVIMENTO REGIONAL
COMPANHIA DE DESENVOLVIMENTO DOS VALES DO SÃO FRANCISCO E DO PARNAÍBA
2ª SUPERINTENDÊNCIA REGIONAL - BOM JESUS DA LAPA

TÍTULO

PROJETO ESTRUTURAL – ARQUIBANCADA
PLANTA BAIXA E DETALHES

PROJETO

PÁTIO PARA MÚLTIPLOS USOS

DATA

05/2026

SERVIÇO

PROJETO

ESCALA

INDICADA

FOLHA

TRABALHO DESENVOLVIDO POR

RESPONSÁVEL TÉCNICO



JEAN MICHEL C. S. CARDOSO
ENGENHEIRO CIVIL
CREA—BA 052321535—5

01/01