


PLANTA BAIXA HUMANIZADA

ESCALA-----1/25

PLANTA BAIXA DE COTAS

ESCALA-----1/25

VISTA 1

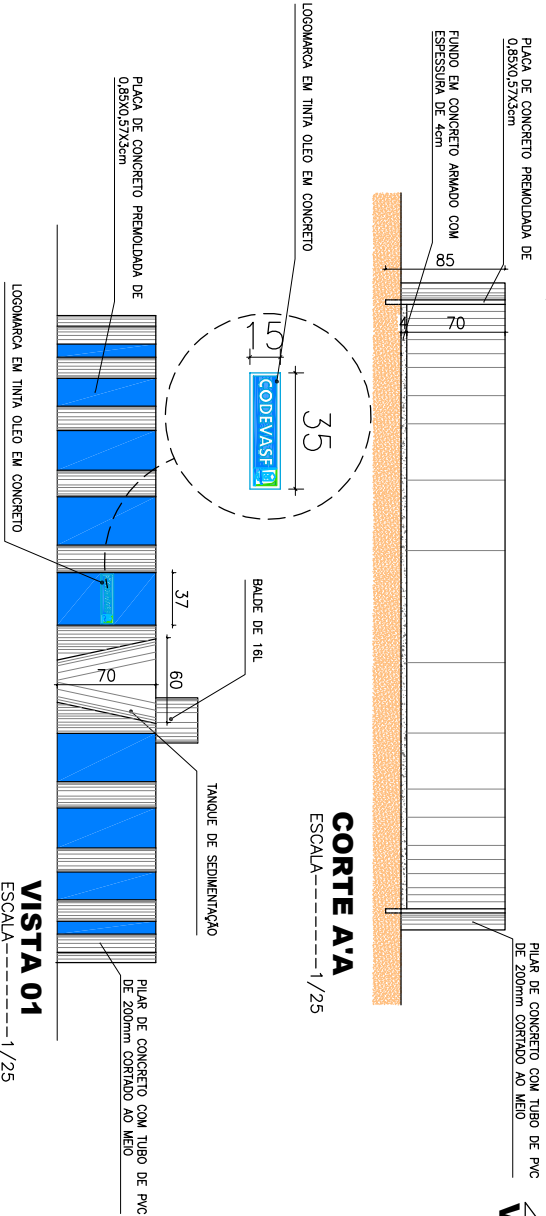

CORTE A-A

ESCALA-----1/25

VISTA 01

ESCALA-----1/25



COMPANHIA DE GERENCIAMENTO DOS VALES DO RIO FRANCISCO E DO PARNANÁ - S.A. - TERESINA, PI

TANQUE DE PISCICULTURA

PLANTAS, CORTE E VISTA

LEV:	REV:	7/GRD/UEP	ESCALA:	1/50	DES.N.º: 01/01
PROJ.:	APROV.:	7/GRD/UEP	VISTO:	7/GRD/UEP	
DES.: ARO. RÔMULO MELO	DATA:	AGOSTO/2020	ARQUIVO:	7/GRD/UEP	